


\* PLANOLS VÀLIDS ÚNICAMENT A EFECTES D'INSTAL·LACIONS, TOTS ELS ELEMENTS D'INSTAL·LACIONS S'HAN DE REPLANTEJAR EN OBRA I APROVAR PER LA D.F. ABANS DE LA SEVA EXECUCIÓ

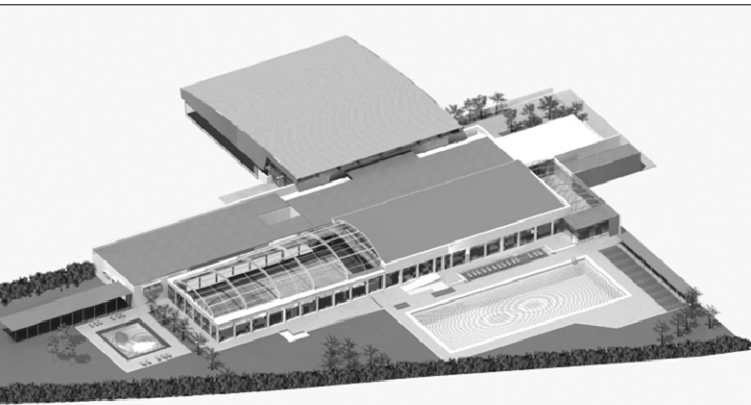

PROJECTE EXECUTIU  
D' INSTAL·LACIONS DE LES NOVES  
PISCINES AMB COBERTA MÒBIL AL  
POLIESPORTIU MUNICIPAL DE RIPOLLET  
FASE INICIAL: DESHUMECTACIÓ I ENLLUMENAT

c\ Magallanes Nº 22-26  
08291 Ripollet  
BARCELONA

PROPIETAT

Patronat Municipal d'esports de Ripollet

**ARQUITECTES**



**ACTIVITATS ARQUITECTÒNIQUES**

PLAÇA SANT PERE 3. 08003 BARCELONA

tel.: 93 412 05 14 - fax: 93 317 41 81

@: iabcn@arquitectoniques.com

**FACULTATIU:**

**XAVIER MARTÍNEZ I TOMEU**

Enginyer Industrial

Col·legiat núm. 10.157 COIEC

**SIGNAT:**

COL·LABORADORS

INSTAL·LACIONS  
INSTAL·LACIONS ARQUITECTÒNIQUES  
PLAÇA SANT PERE 3, 08003 BARCELONA  
tel : 93 412 05 14 - fax : 93 317 41 81  
@: lsbcn@arquitectoniques.com

**AIA**

## PLANTA BAIXA INSTAL·LACIONS ESPECIALS



|            |              |         |                   |
|------------|--------------|---------|-------------------|
| EXPEDIENT  | i06001       | REVISAT | CRISTIAN GONZÁLEZ |
| NOM FITXER | PEI ESP P00  | ESCALA  | 1:100             |
| DIBUIX     | Ferran Calix | DATA    | DESEMBRE 2009     |